





1 PLANTA BAIXA
ESCALA 1:50

- PAREDE A SER DEMOLIDA E CONSTRUÍDA COM ESTRUTURA
- PAREDE A SER DEMOLIDA
- PAREDE A SER CONSTRUÍDA

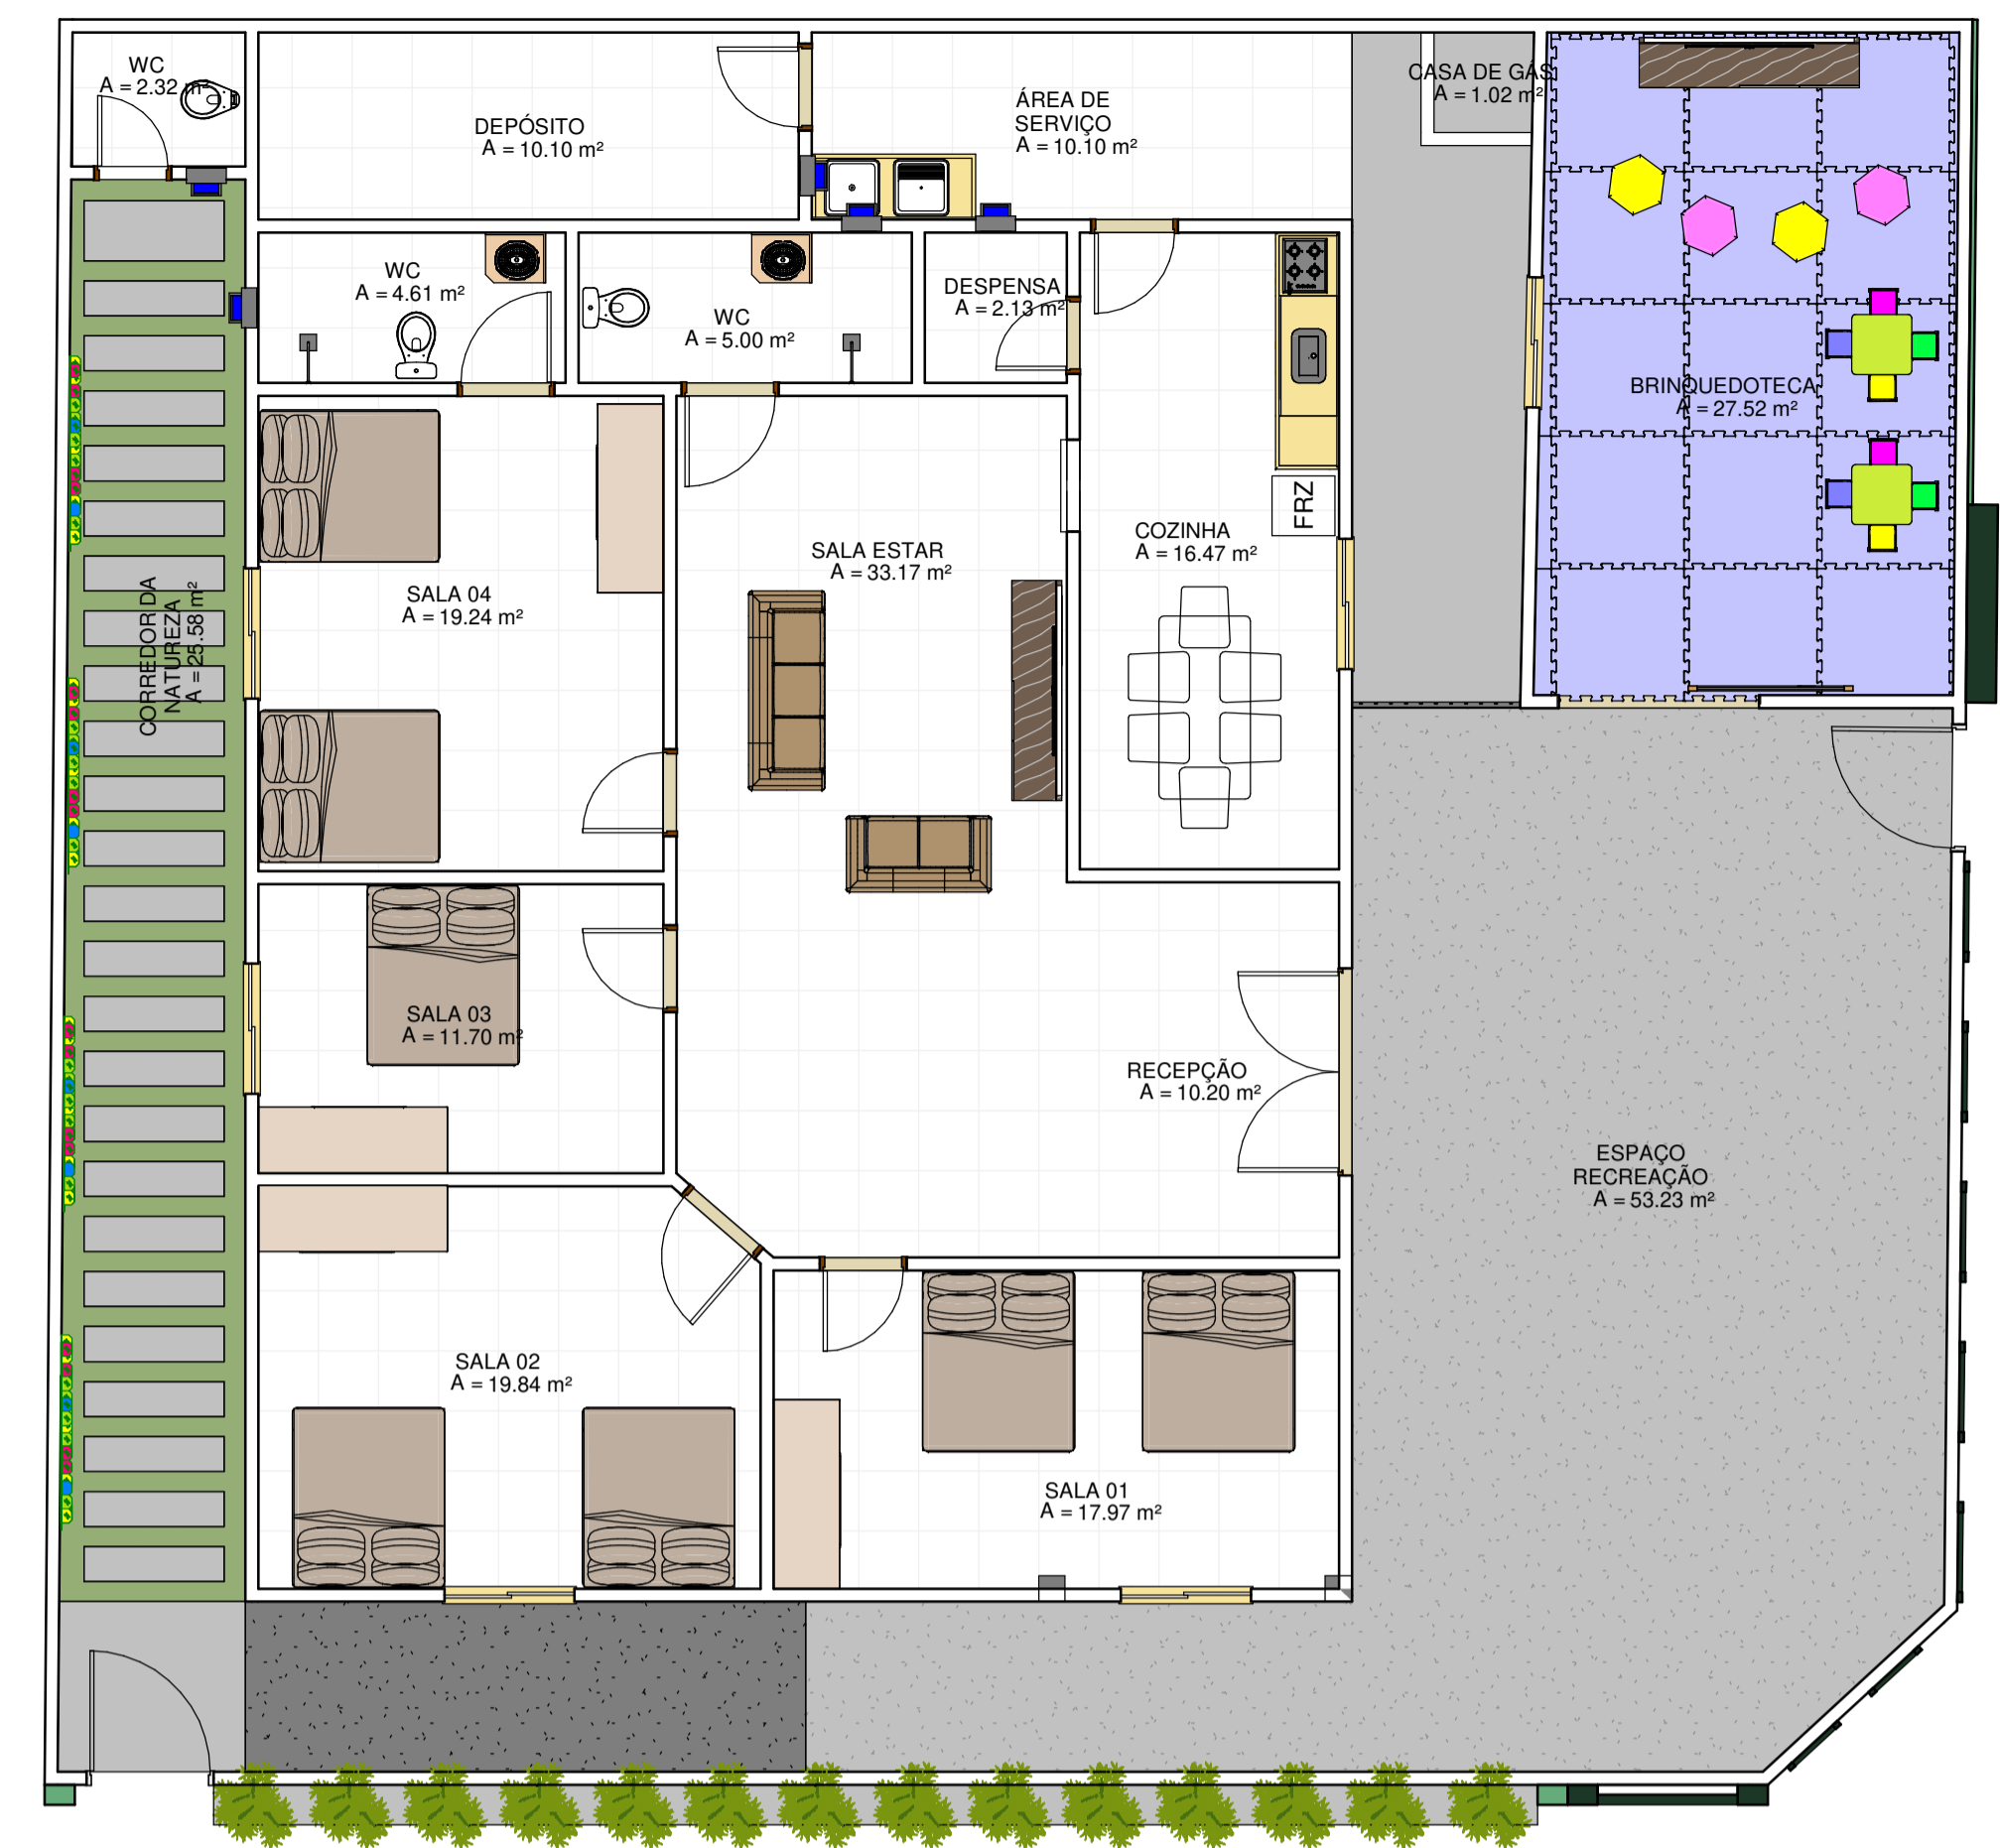

2 PLANTA DE LAYOUT
ESCALA 1:75

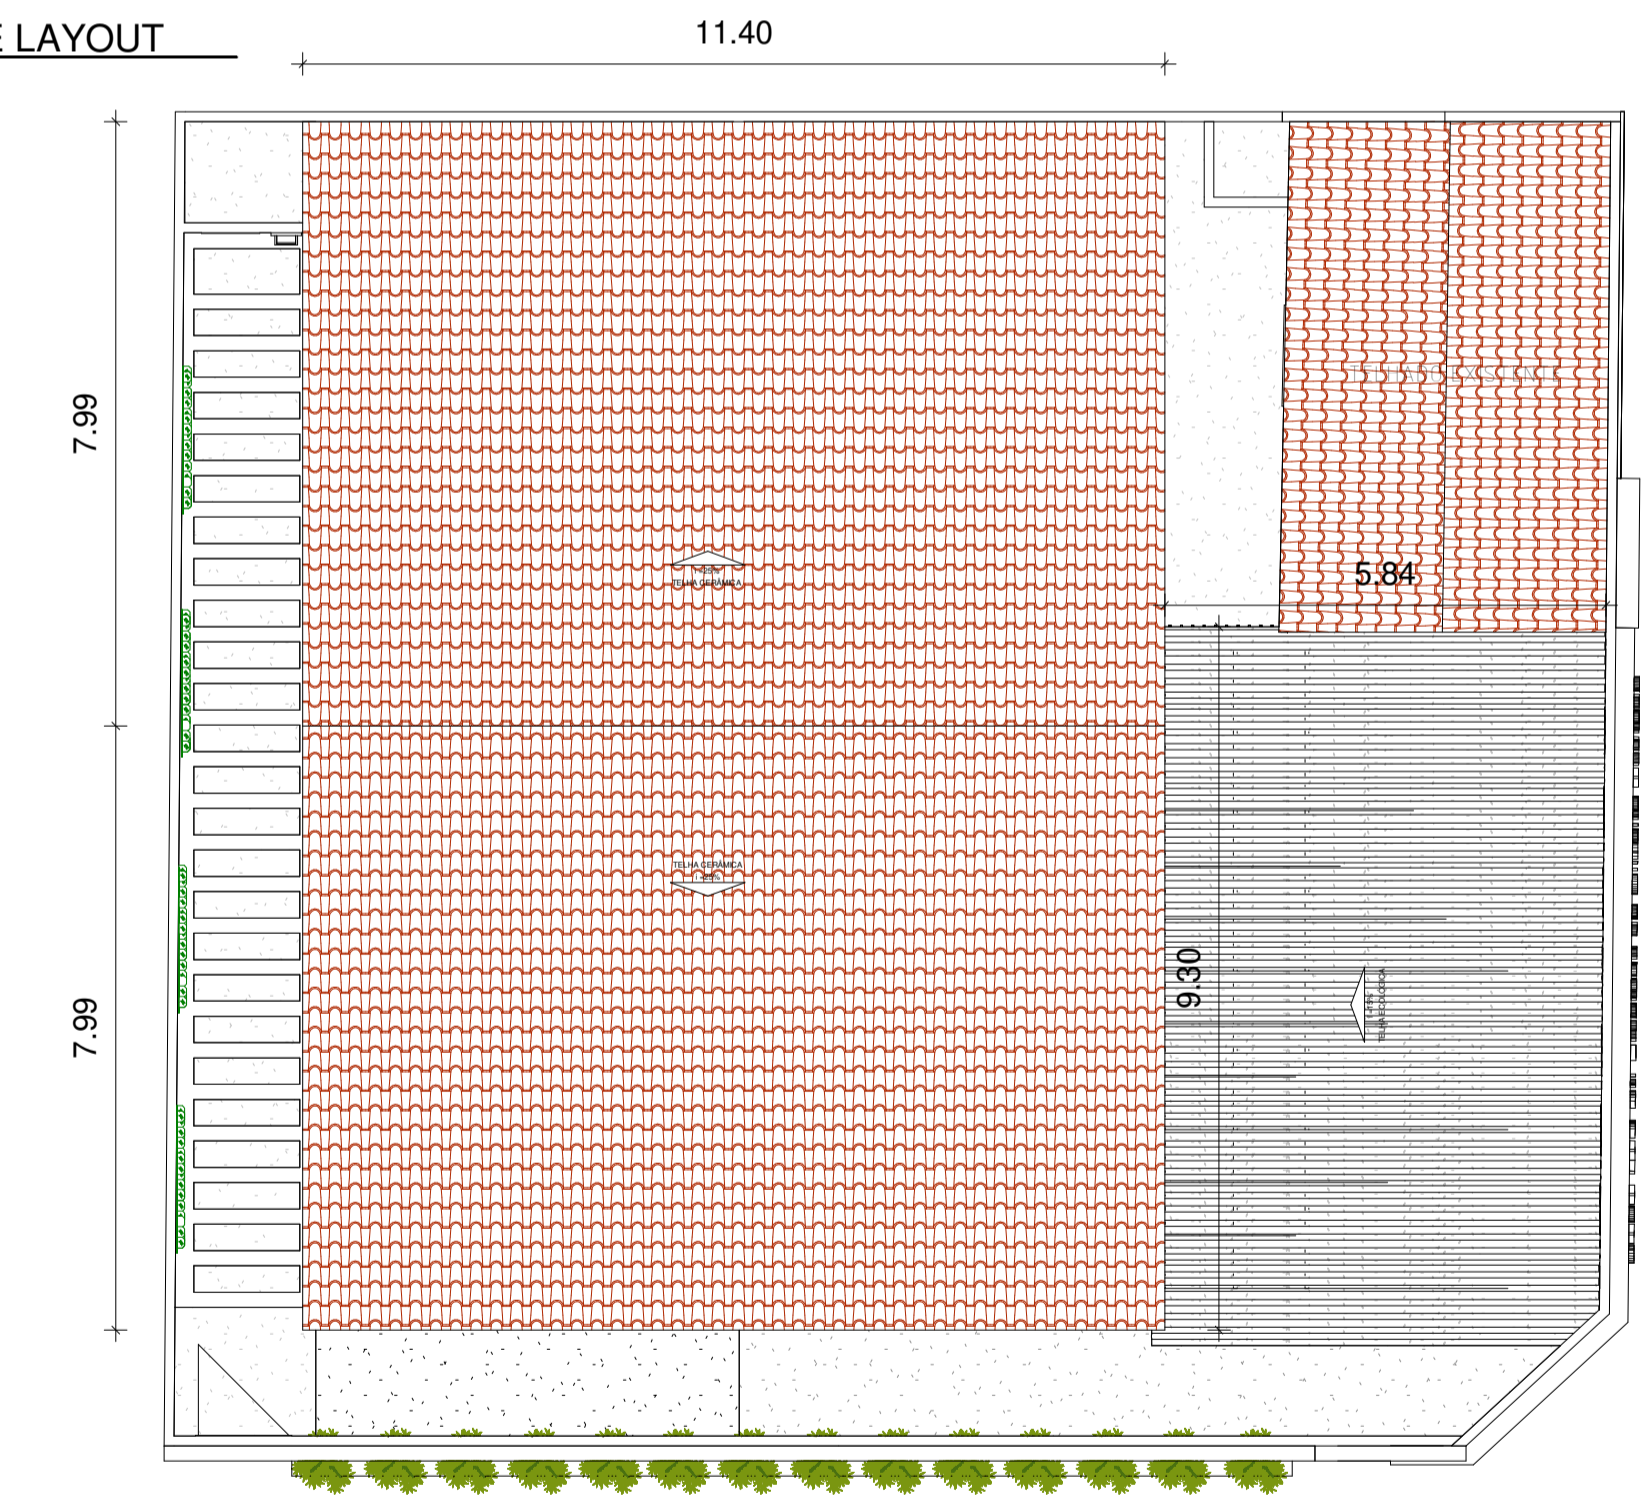

3 PLANTA DE COBERTURA
ESCALA 1:100

Natanael de Rezende Silva
Engenheiro Civil
CREA/SE 272062255-9

		PREFEITURA MUNICIPAL DE CANINDE DO SÃO FRANCISCO - SE RUA ANANIAS FERNANDES S/N, CENTRO, CANINDE CNPJ: 13.120.255/001-23	
RESPONSÁVEL TÉCNICO:	Natanael de Rezende Silva	CREA:	272062255-9
PROPRIETÁRIO:	PREFEITURA MUNICIPAL DE CANINDE DO SÃO FRANCISCO - SE		
TÍTULO:	CASA LAR Dr EMERSON DE OLIVEIRA ANDRADE		
DATA:	02/2023	PROJETO:	PROJETO ARQUITETÔNICO
ESCALA:	PLANTA:	REV:	00
onde indicado	PLANTA: BAIXAS E COBERTURA	REVISÃO:	01/02